




voorgevel  
Schaal: 1 : 100

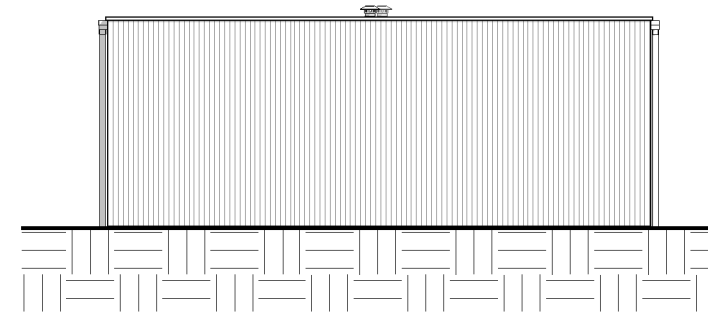


rechtergevel  
Schaal: 1 : 100

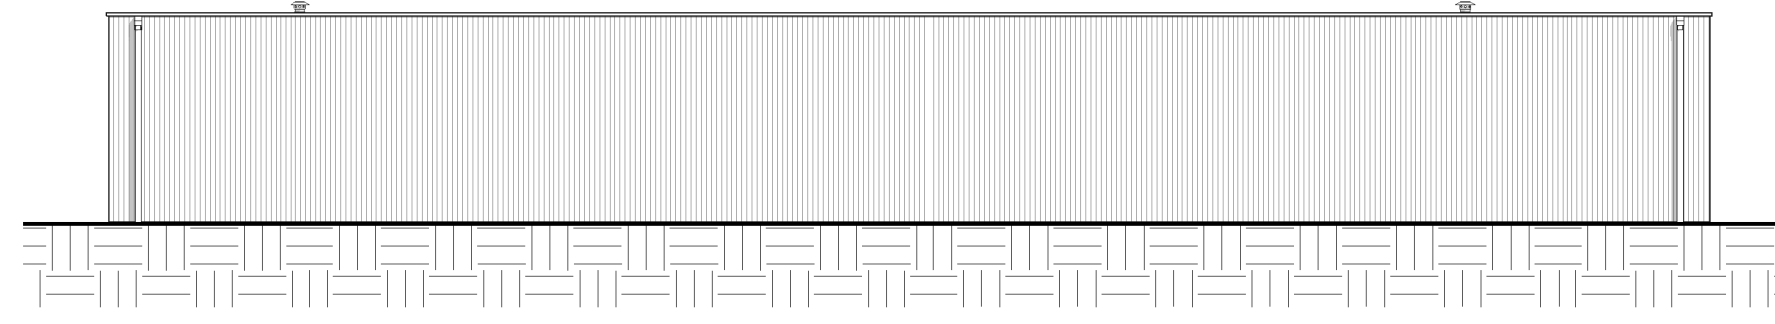

achtergevel  
Schaal: 1 : 100

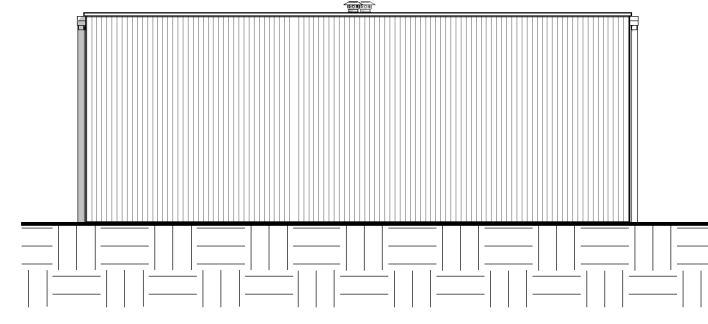


linkergevel  
Schaal: 1 : 100

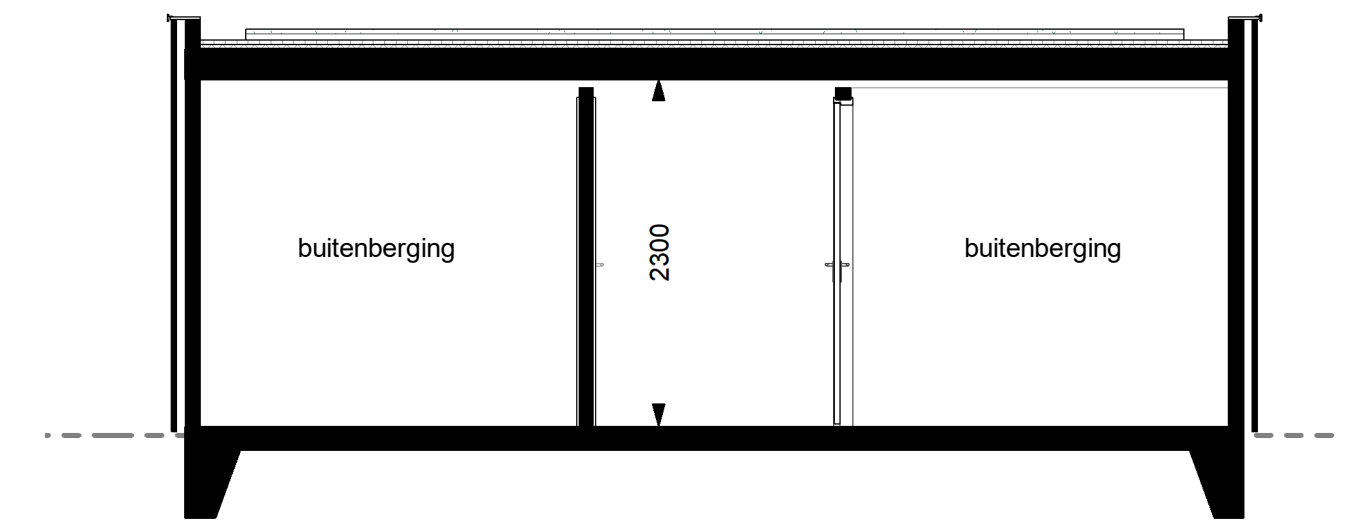

doorsnede  
Schaal: 1 : 50



dakaanzicht  
Schaal: 1 : 50

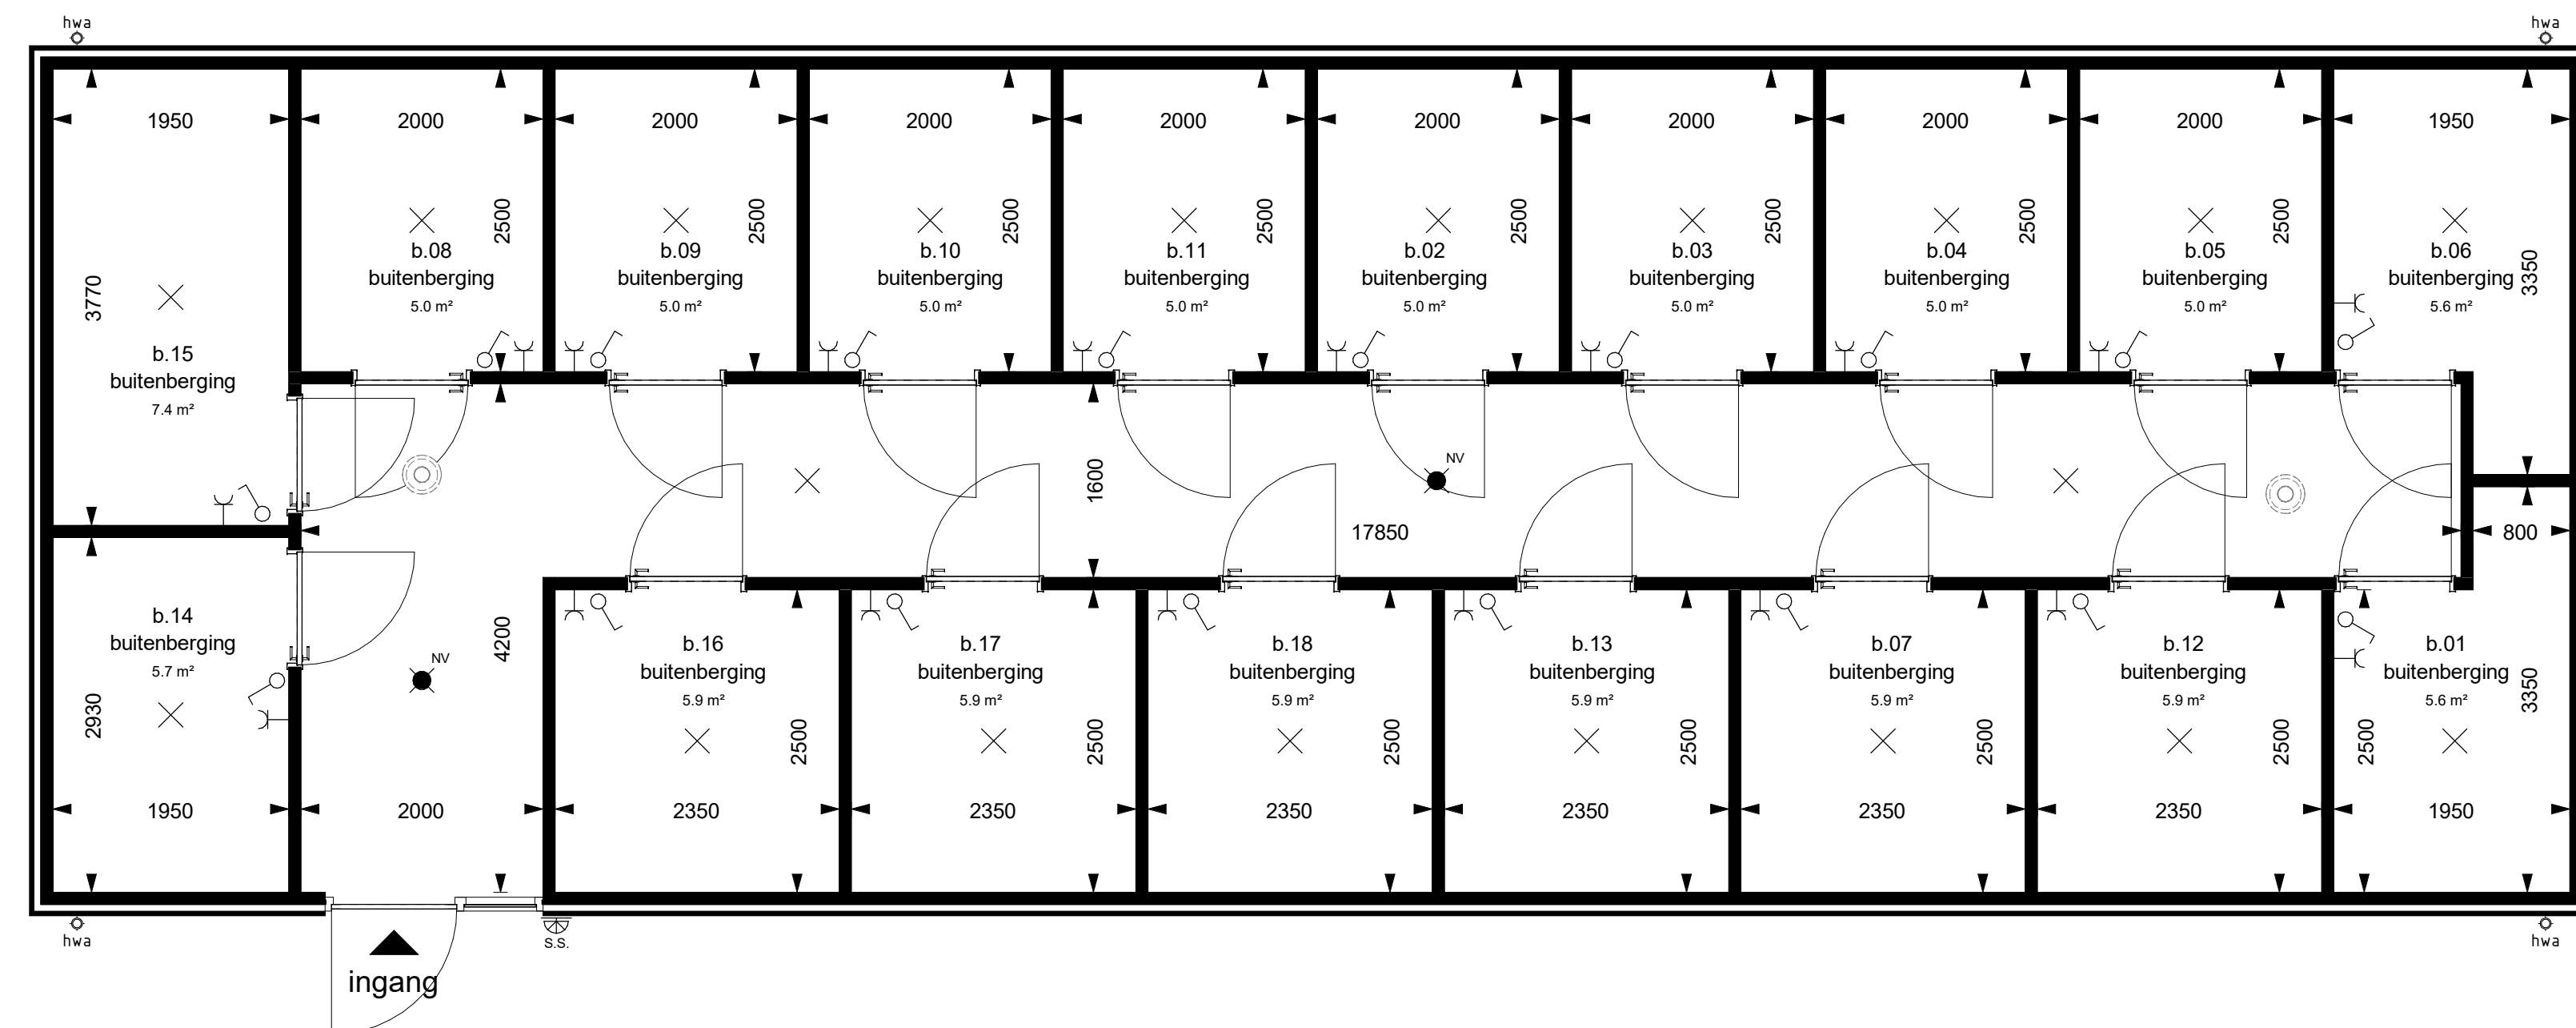

begane grond  
Schaal: 1 : 50

### RENVOOI INSTALLATIES

	Rookmelder		Wandcontactdoos 1-voudig t.b.v. WTW unit
	Armatuur op wand ca. h=2,2m+vloer		Wandcontactdoos 1-voudig t.b.v. wasdroger (opbouw), h=1,25m+vloer
	Armatuur op wand ca. h=2,2m+vloer, aangesloten op schemer schakelaar		Wandcontactdoos 1-voudig t.b.v. wasmachine (opbouw), h=1,25m+vloer
	Aansluitpunt verlichting op wand ca. h=2,1m+vloer		Aansluitpunt t.b.v. warmtepomp
	Aansluitpunt verlichting aan plafond. Bij de kabelgoot is dit een stopcontact		Aansluitpunt t.b.v. vloerverwarmingsverdeler
	Armatuur aan plafond		Thermostaatleiding, bedraad
	Armatuur aan plafond met noodverlichting		Aansluitpunt CO2 meter t.b.v. WTW unit
	Schakelaar, 1-polig		Aansluitpunt boiler
	Serie schakelaar		Aansluitpunt niet bedraad
	Wissel schakelaar		Schel
	Gecombineerde wancontactdoos/schakelaar		Beldrukker
	Wandcontactdoos 1-voudig		Aansluitpunt videofoon
	Wandcontactdoos 2-voudig		Ventilatiekanaal in het zicht (onder plafond)
	Centraal aardpunt		Kabelgoot in het zicht (onder plafond)

**Disclaimer**  
De posities van aansluitingen en installatie onderdelen zijn indicatief op tekening weergegeven. De exacte aantallen en posities zullen na berekening in het werk door de installateurs worden bepaald en kunnen afwijken van deze tekening. De voor uw woning van toepassing zijnde symbolen zijn opgenomen in de plattegronden.

**acht  
tien  
81**

Onderdeel:  
**Bergingen**  
Project:  
**Herbestemming Achttien81**  
Ontwikkelaar:  
**Hazenberg | TBI**

hazenberg | TBI

Molenstraat 2  
5262 ED Vught  
Postbus 112  
5260 AC Vught  
T +31 73 668 05 80  
E info@hazenberg.nl  
www.hazenberg.nl

Datum: 20-05-22  
Schaal: 1:50/100  
Formaat: A1  
Bladnummer:  
**VK-M-A1**